

MAPA DO CELÓW PROJEKTOWYCH

Powstała na bazie BD01500, GESUT i pomiaru bezpośredniego. – stan na dzień 19.10.2019r.

Województwo: małopolskie
Powiat: suski
Jednostka ewidencyjna: 121503_2 Gm.Budzów
Obręb: 0004 Jachówka



Skala 1:500
Działy: 4375/1,1437/17,1437/30,1437/36 i inne

Karta mapy (układ 2000, Kronsztadt 86): 7.118.09.03.3.1 / 3.2 / 3.3 / 3.4

Uwaga: Granice działek wykreślono na podstawie mapy ewidencyjnej k.m. 7.118.09.03
Granice działek nie mogą służyć do celów rozgraniczeniowych.
Nie wyklucza się istnienia w terenie innego uzbrojenia podziemnego nie poddanego inwentaryzacji.
Niniejsza mapa służy do projektowania oświetlenia ulicznego – obiekt liniowy
Służebności gruntowych nie badano.
Kolorami fioletowym wykreślono linie rozgraniczające z planu zagospodarowania.
WG 6640.1055.2019

INT. JUREK
mgr inż. Bartłomiej Jurek
30-211 Budzów 577
tel (73) 074 70 62, kom. 608 079 951
NIP 552 144 36-42, Regon 121088952

Legenda:

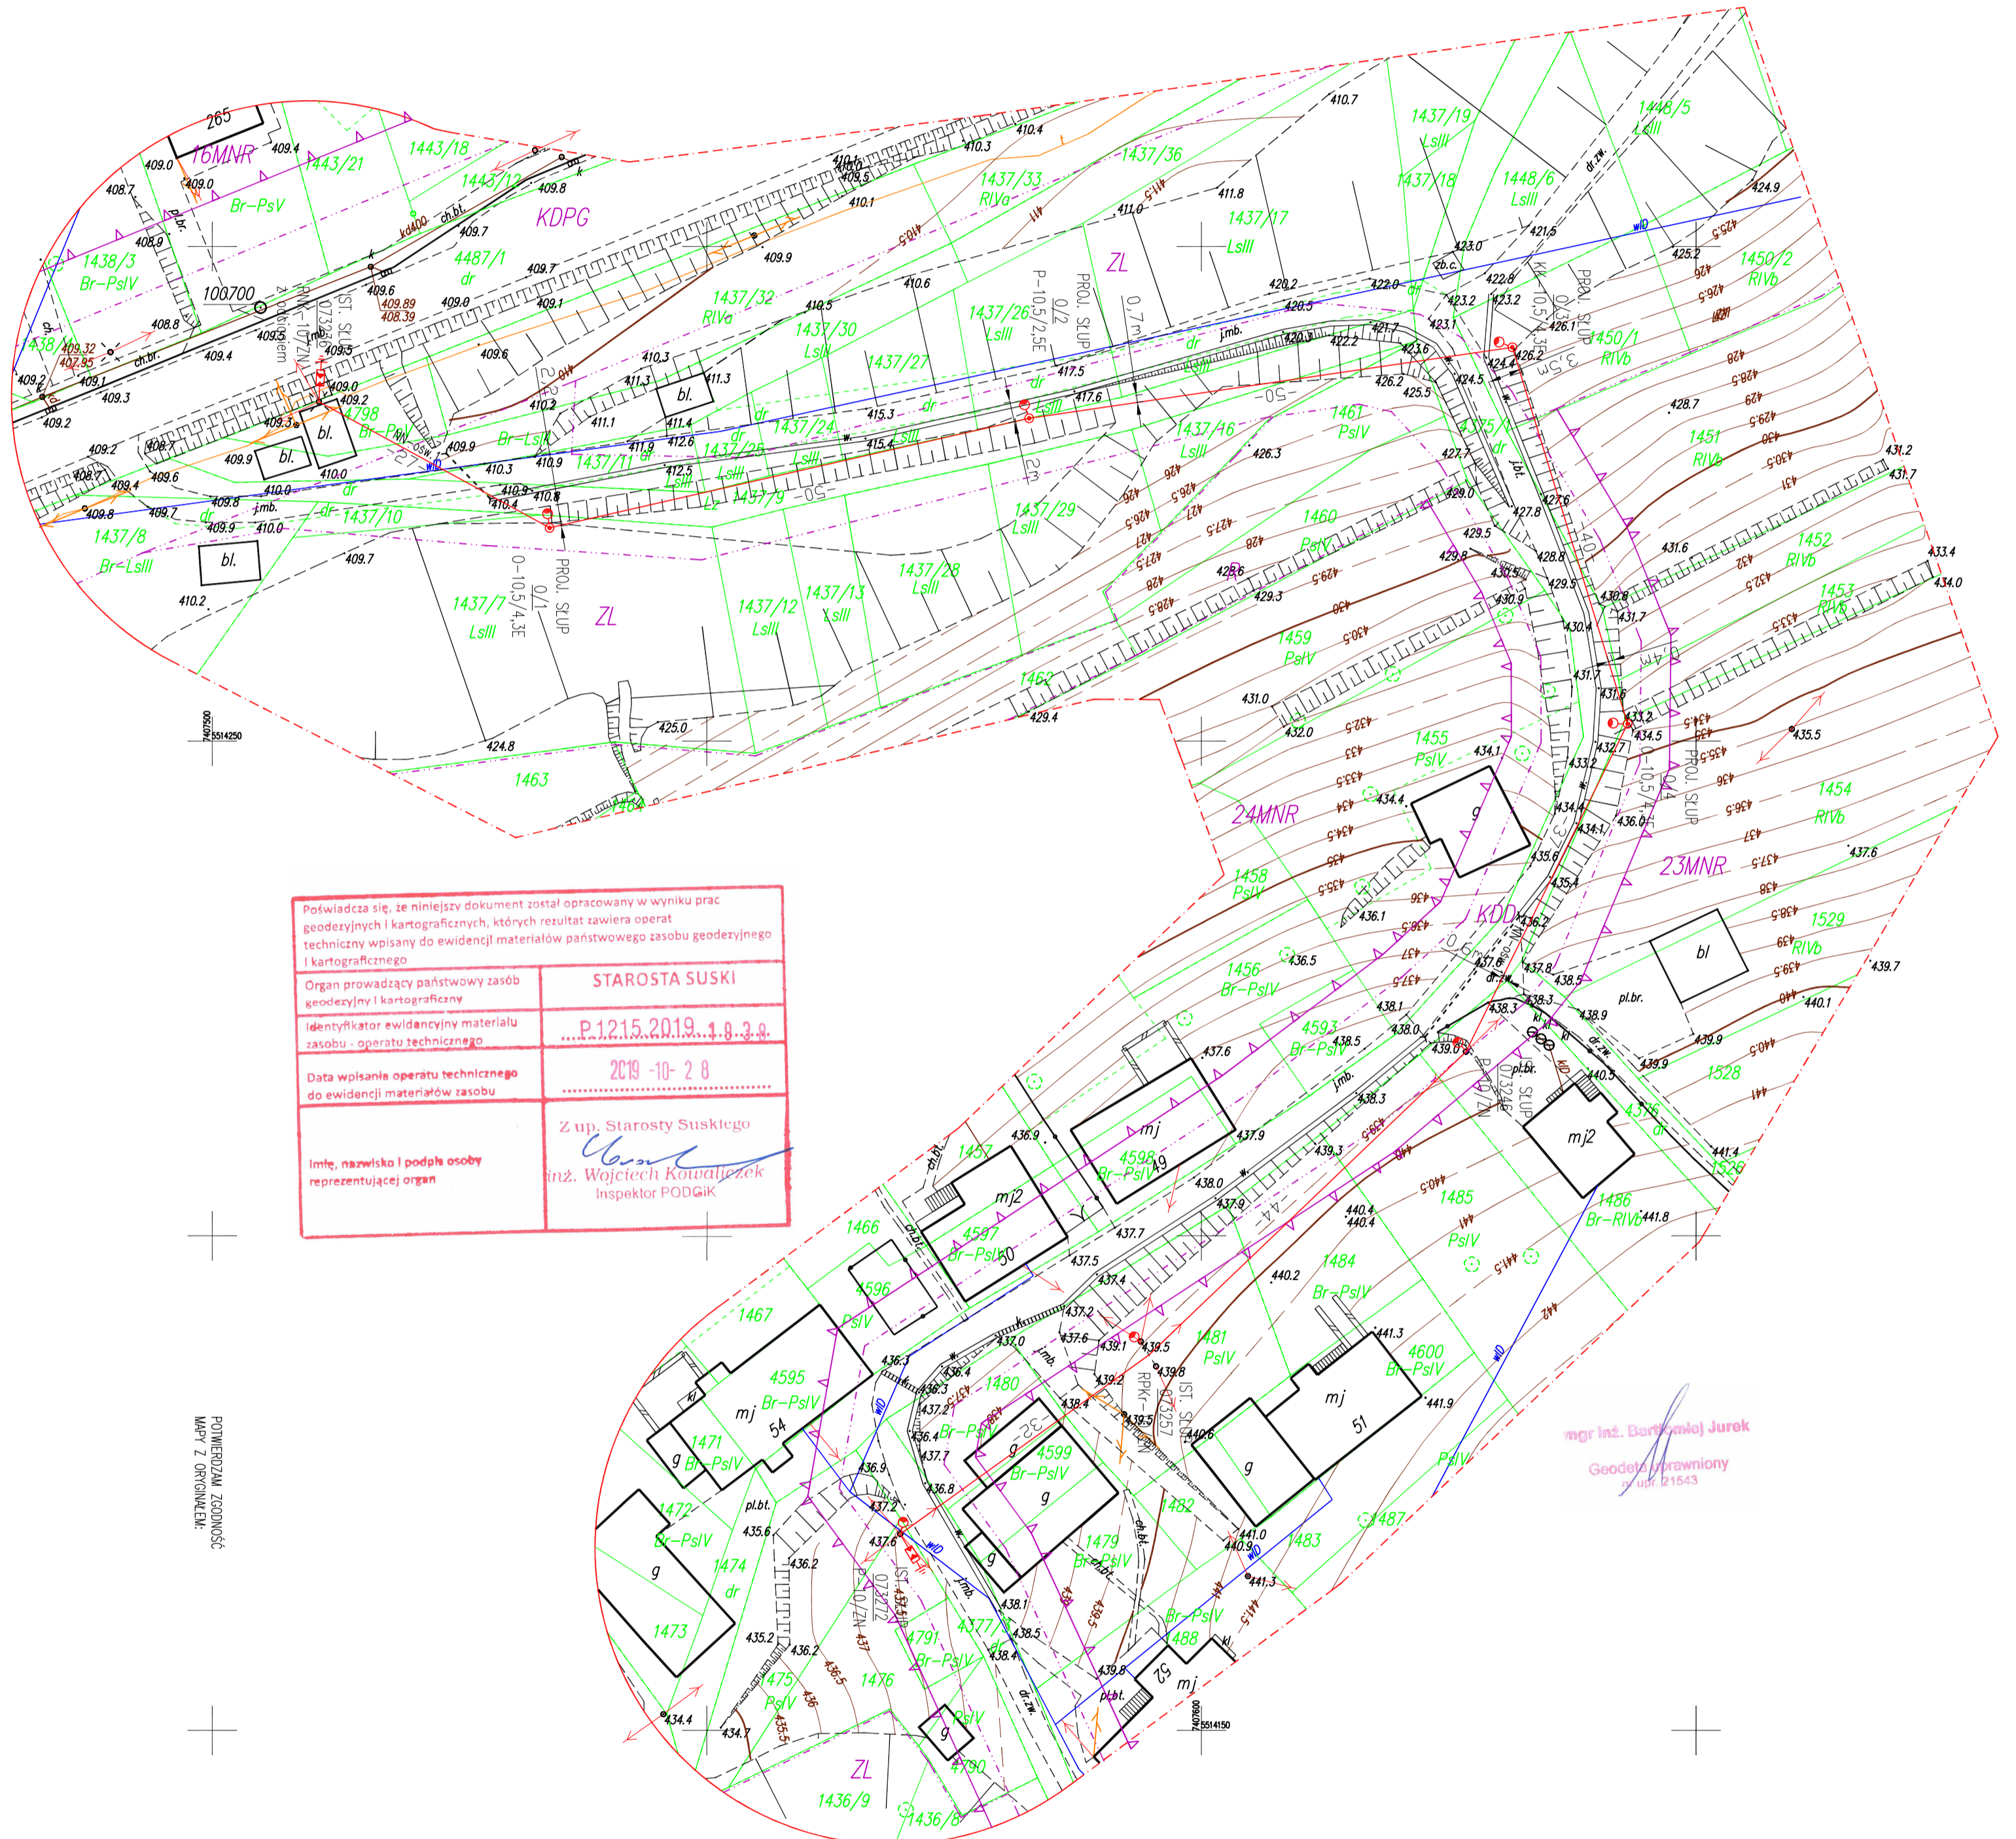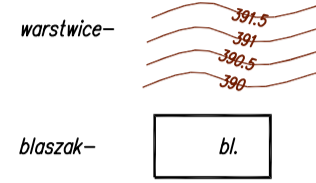

Poświadczam, że niniejszy dokument został opracowany w wyniku prac geodezyjnych i kartograficznych, których rezultat zawiera operat techniczny wpisany do ewidencji materiałów państwowego zasobu geodezyjnego i kartograficznego	
Organ prowadzący państwowy zasób geodezyjny i kartograficzny	STAROSTA SUSKI
Identyfikator ewidencyjny materiału zasobu - operatu technicznego	...P.12.15.2019...4.0.3.4
Data wpisania operatu technicznego do ewidencji materiałów zasobu	2019-10-28
Imię, nazwisko i podpis osoby reprezentującej organ	Z up. Starosty Suskiego <i>[Signature]</i> inż. Wojciech Kowalczyk Inspektor PODGIK

POTWIERDZENIE ZŁOŻONOŚCI
MAPY Z ORYGINAŁEM

mgr inż. Bartłomiej Jurek
Geodezyjny
ul. ul. 21543

DATA: XII 2019	SPRAWOZDZIE	PROJEKTOWAŁ	ADRES OBIEKTU	OBIEKT	TYTUŁ PROJEKTU	INWESTOR	ADRES INWESTORA	PROJEKTOWAŁ	PROJEKTOWAŁ	PROJEKTOWAŁ	PROJEKTOWAŁ	PROJEKTOWAŁ
	mgr inż. MARCIN WIKOŁAJEK	mgr inż. MARCIN WIKOŁAJEK	JACHÓWKA DZ. EMD. NR 4798, 1437/30, 1437/11, 1437/9, 1437/10, 1437/17, 1437/23, 1437/24, 1437/21, 1437/26, 1437/16, 1461, 4375/1, 1450/1, 1451, 1452, 1453, 1454, 1486, 1485, 1484, 1481, 4599, 1480, 4377/3, 1476	BUDOWA SIECI ELEKTROENERGETYCZNEJ NAPĘDZIANEJ OŚWIETLENIEM W MIEJSCOWOŚCI JACHÓWKA NA OSIEDLU DOMKOWYM	PROJEKT ZAGOSPODAROWANIA TERENU	GAJNA, BUDZÓW	GAJNA, BUDZÓW 445	PROJEKT BUDOWAŁY	PROJEKT BUDOWAŁY	PROJEKT BUDOWAŁY	PROJEKT BUDOWAŁY	PROJEKT BUDOWAŁY

LEGENDA

ZASILANIE ZE STACJI TRANSFORMATORZEJ BRZ200630 JACHÓWKA MATYSKOWKA
OBWOD NR 1 – BIEKÓWKA NR BRZ300630/1

NM-0001 – PROJ. SIŁA SIECI ELEKTROENERGETYCZNEJ NAPĘDZIANEJ

OSWIETLENIA TYPU ASYM. 2x25mm2 DC 204m

NN-0001 – PROJ. SIŁA SIECI ELEKTROENERGETYCZNEJ NAPĘDZIANEJ OŚWIETLENIA TYPU ASYM. 2x25mm2 DC 7m POWIESZONA NA SIENIACZACH SCUPACH

PROJ. OPRAWA OŚWIETLENIA TYPU VOLTERA LED 43W (OZNACZENIE GRAFICZNE) = 7z1t.

PROJ. OGRANICZNIK PRĘDOKŁ. TYPU BRP/R 0.44/5 + UZIEMIENIE K-S0 (OZNACZENIE GRAFICZNE)

BRANŻA: ELEKTRYCZNA	SKALA: 1:500	NR RYS: 1E	NR STR: 25
---------------------	--------------	------------	------------