


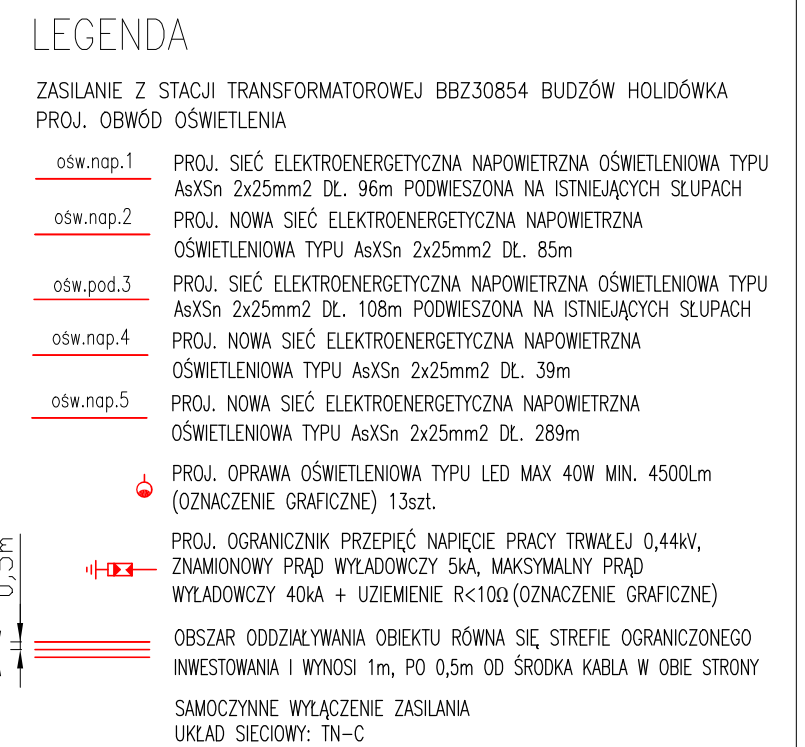

PIOTR KMICIAŁA MICHAŁ FIRMA ELEKTRYCZNA PROJEKTYWNO WYKONAWCZA UL. KMICIEWICZA 174 74-401 SZCZESZYN BISKUPKA TEL. 441 508 744 201			
TYTUŁ RYSUNKU: PROJEKT ZAGOSPODAROWANIA TERENU			
OBIEKT	BUDOWA SEKTU ELEKTROENERGETYCZNEJ NAPRAWIEJNEJ OSMIENIOWEJ W MIEJSCOWOŚCI BŁOZÓW NA OSIEDLU HOŁDOWKA		
OBIEKTU	BUDOWA SEKTU EWID. NR 3998/2, 3999/2, 4000/1, 4000/2, 4001/1, 4002, 4003/2, 4003/1, 4004, 7208, 4044, 7208, 4005, 7207, 4006, 3962, 4009/1, 4009/2, 7352, 4011, 4012, 4013, 4015, 7210, 4018, 7214/1, 7554, 4017, 7355, 3933, 4008, 4051/1, 4051/2, 4052, 4053/2, 4054, 4058, 4058/1, 4058/2, 4056, 4055, 4177/1		
INWESTOR	GMINA BŁOZÓW		
ADRES INWESTOR	34-211 BŁOZÓW 445		
STADIUM	PROJEKT TECHNICZNY		
SPRAWDZIO	inż. PIOTR KMICIAŁA NR EWID. MAP/1016/PWOE/14 spec. szk. w zakresie szk. inż. w urządzeniach elektrycznych i elektroenergetycznych		PODPIS
SPRAWDZIO	mgr inż. MARCIN KMICIAŁA NR EWID. MAP/00320/PWOE/14 spec. szk. w zakresie szk. inż. w urządzeniach elektrycznych i elektroenergetycznych		PODPIS
DATA: 2 VIOS	BRANŻA: ELEKTRYCZNA	SKALA: 1:500	NR RYS: 1E NR STR: 20